


E.E. COM. PEDRO FACCHINI
 ÁGUAS DE LINDÓIA - SP
 PLANTA BAIXA: PAVTO. TERREO
 escala: 1:100

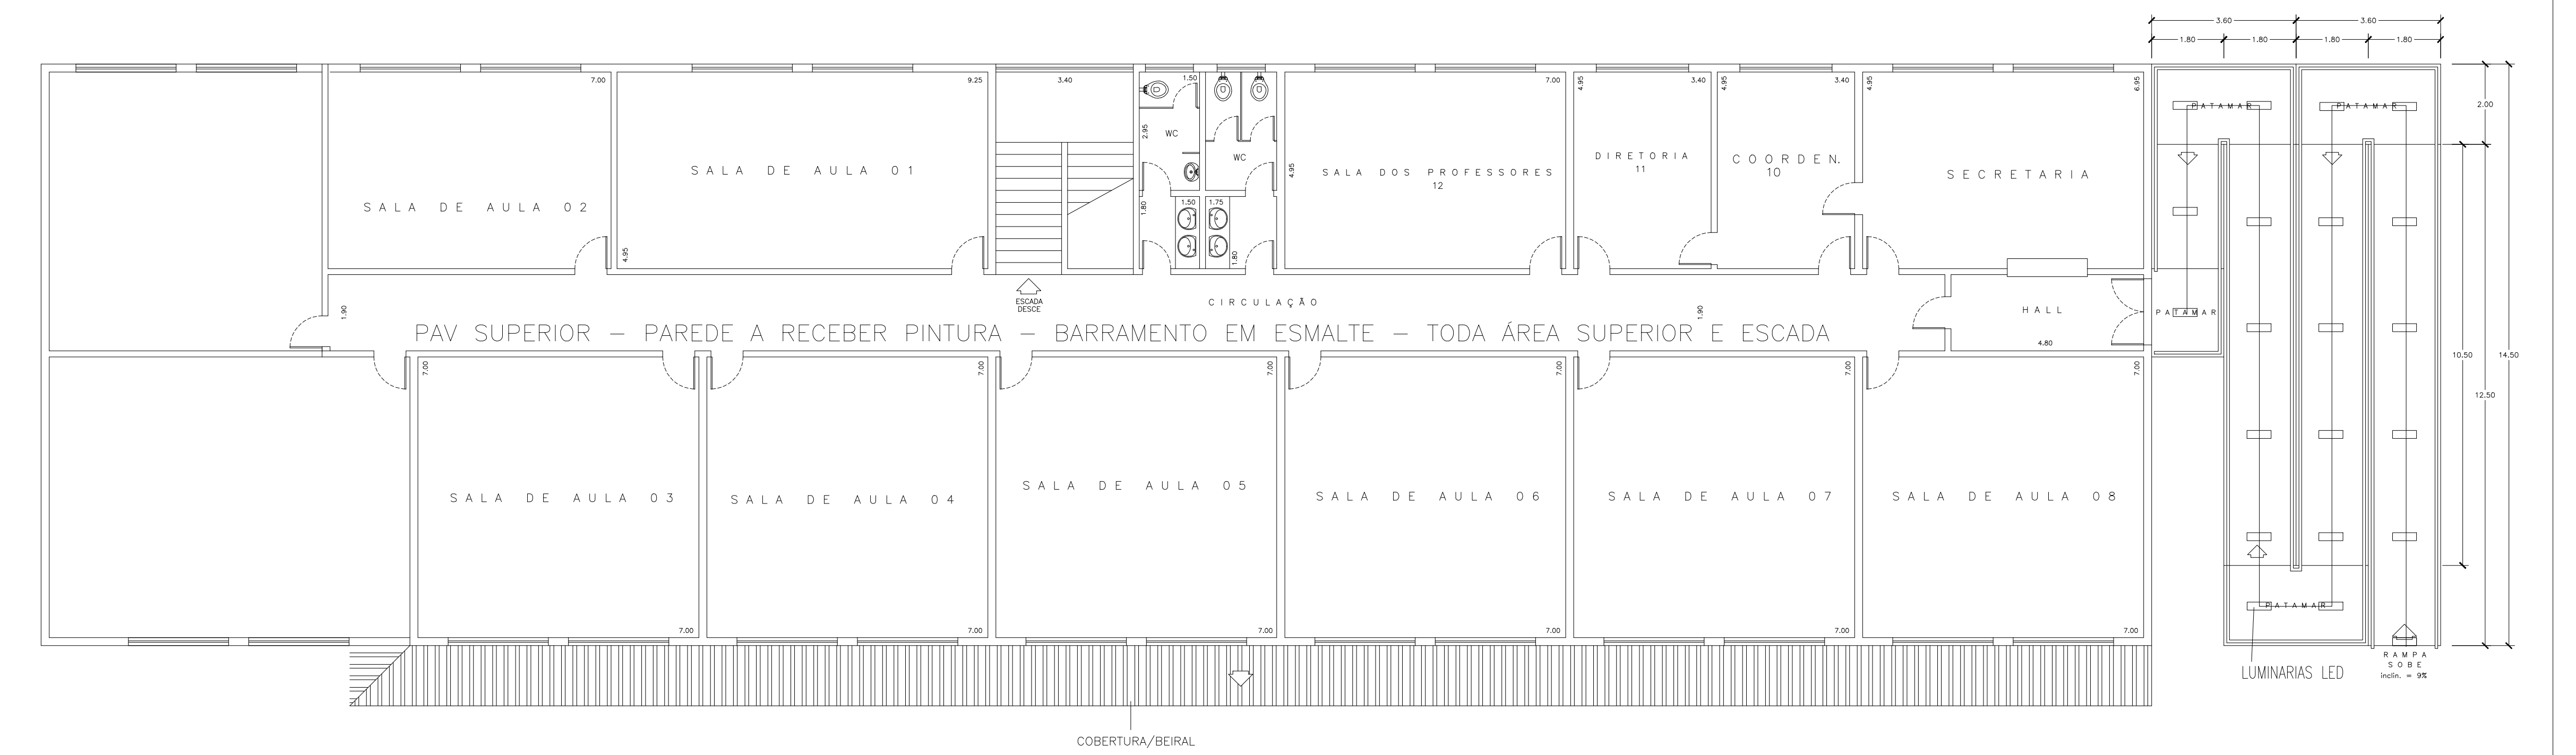

E.E. COM. PEDRO FACCHINI
 ÁGUAS DE LINDÓIA - SP
 PLANTA BAIXA: PAVTO. SUPERIOR
 escala: 1:100

PREFEITURA DE ÁGUAS DE LINDÓIA			
E. M. COM. PEDRO FACCHINI			
OBRA	LOCAL	FOLHA	
REFORMA	Rua Jaboticabal, 80 Barro dos Francos	1/1	
ASSUNTO	ESCALAS	DATA	
PLANTA	1:100	JULH/19	
		ÁREA CONSTRUIDA TERREO : 762m ²	
		ÁREA CONSTRUIDA SUP. : 762m ²	
		ÁREA CONSTRUIDA TOTAL: 1.524m ²	