


PLANTA BAIXA

ESCALA 1:100

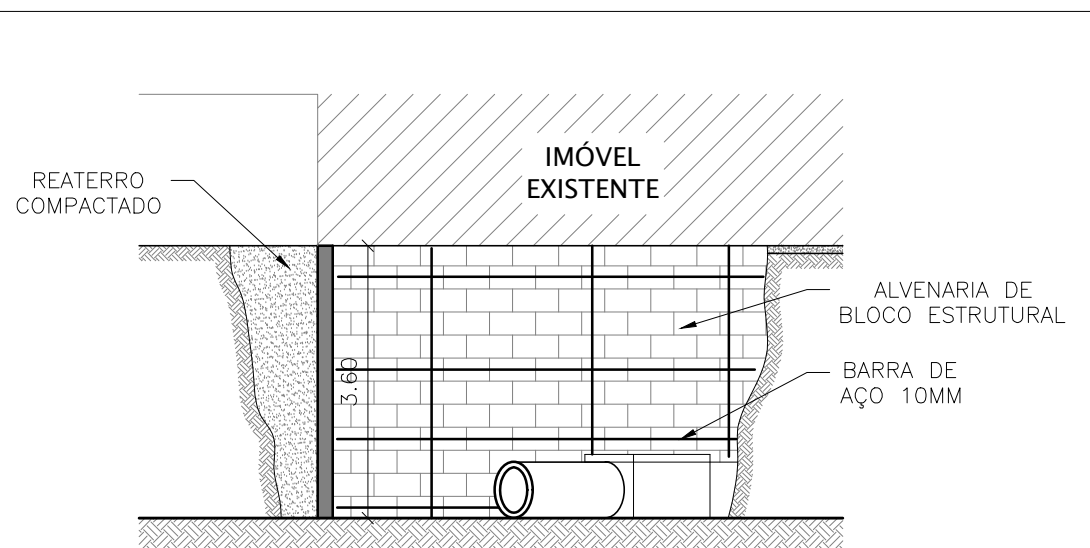

CORTE A-A

ESCALA 1:100

Escala:
INDICADAS

Título:
PROJETO ARQUITETÔNICO

Folha:
ÚNICA

Assunto:

Recuperação de Galeria e Erosão na Rua Rio de Janeiro

Local:

**Rua Rio de Janeiro nº 682 - Centro
Águas de Lindóia - SP**

Eng. Civil: Victor Amadeu de Carvalho
CREA: 5062885991
Responsável Técnico pelo Projeto

Prefeitura Municipal de Águas de Lindóia
Proprietário